 
 


 
# Rzut parteru


## skala 1:50


### OZNACZENIA:

 
- 

istn. ściany
- 


proj. ściany systemowe  
kabin WC z płyty HPL 12mm,  
na profilu ze stali nierdzewnej
- 

projektowane ścianki działowe  
EJ-15 na konstrukcji z profili CW  
100 i UW 100 z pojedynczym  
poszyciem płytą gipsową 12,5mm  
typ H2 (GHB), wypełnienie wełna  
mineralna aku-płyta gr. 100mm
- 

rozbiórki ścianek, wykucia w  
murze
- 

przesklepienia ścian
- 

zamurowania i uzupełnienia ścian  
cegła pełna 10 Mpa

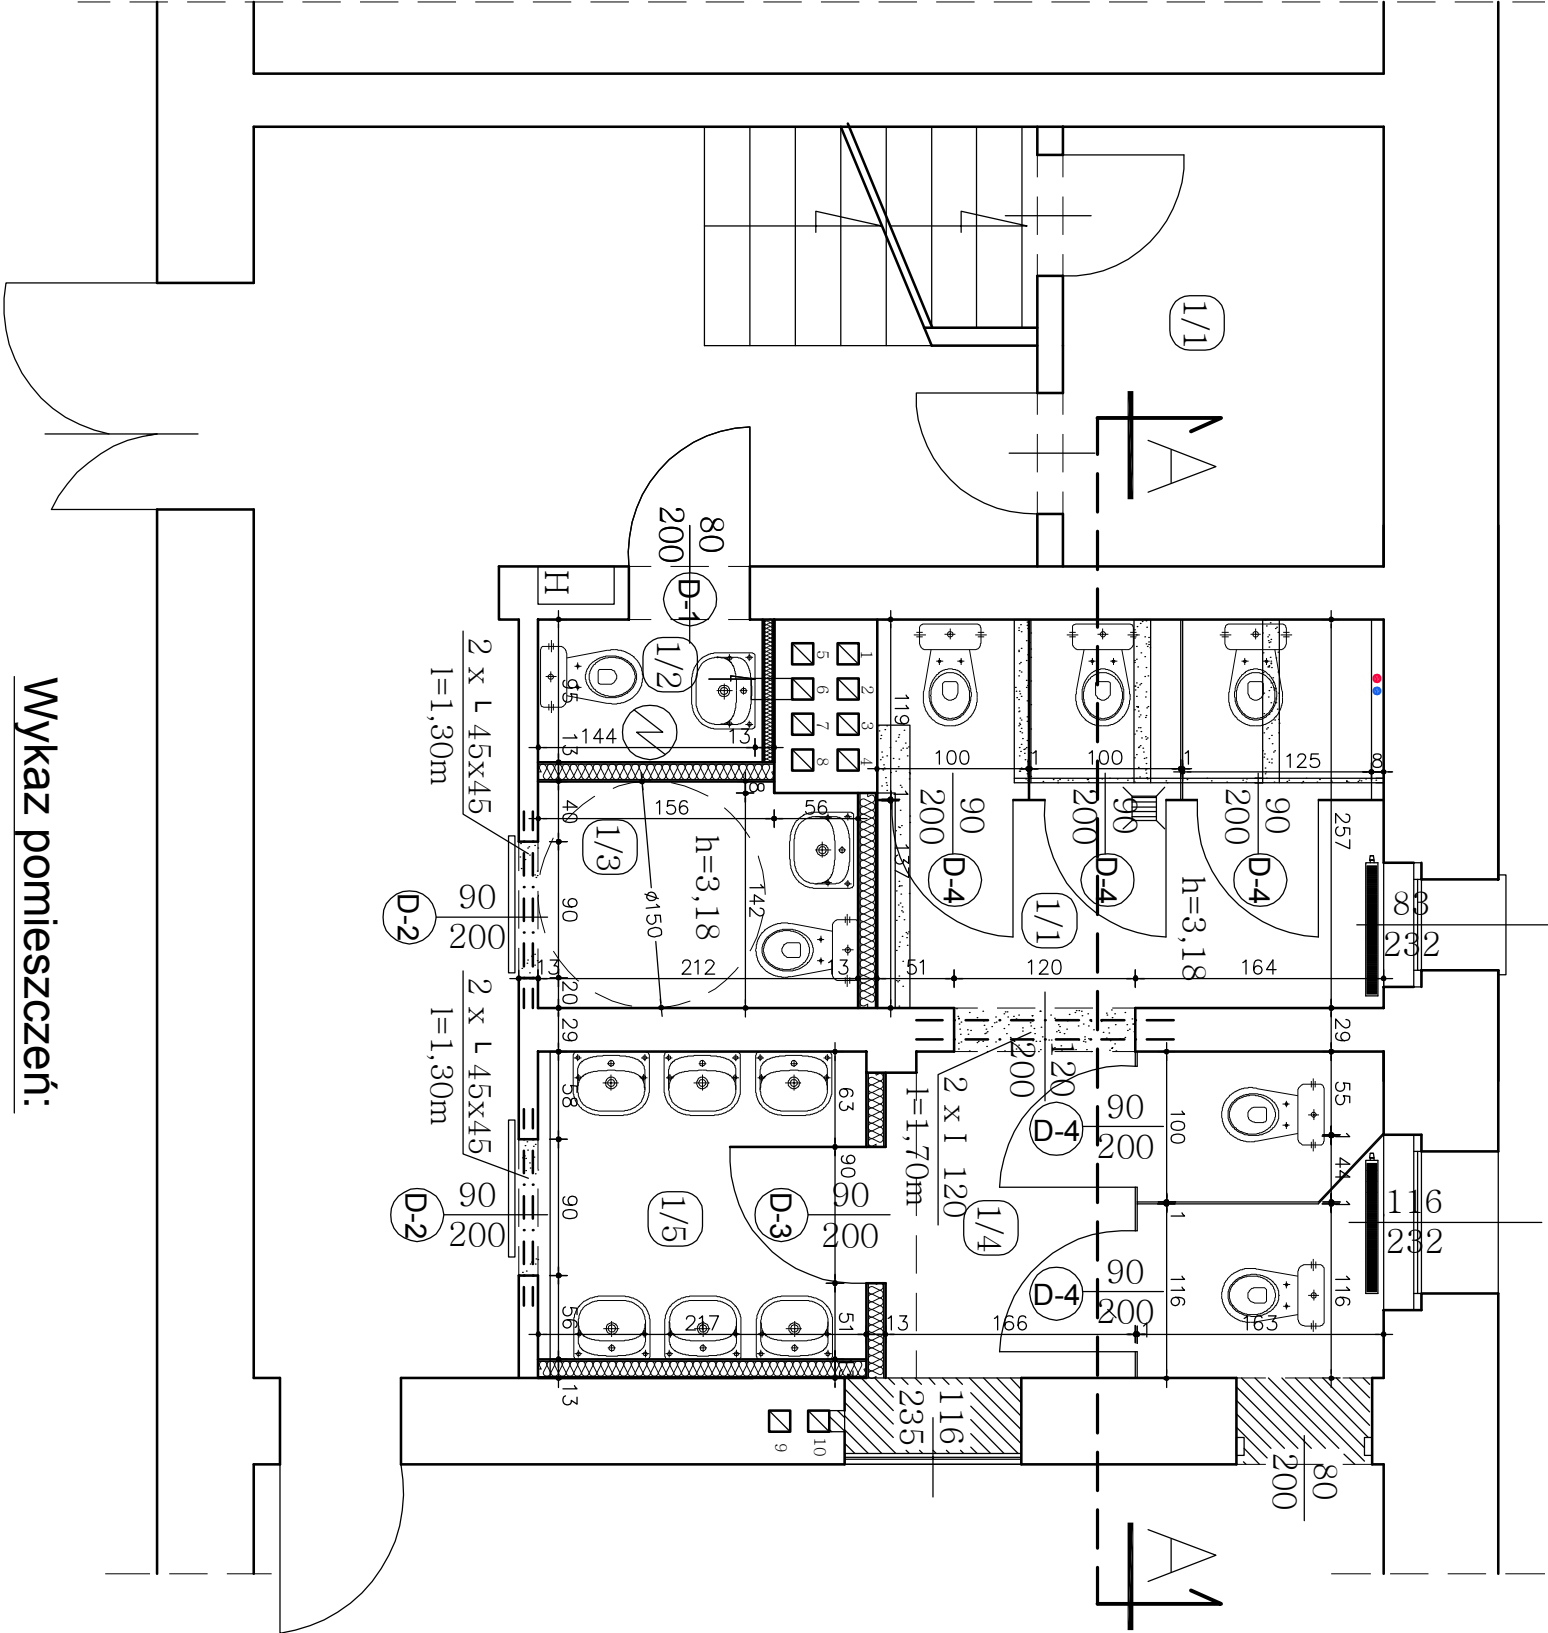

### Wykaz pomieszczeń:

- 1/1 - WC damskie ( ustępy) - Pu= 8,60m<sup>2</sup> - pos. płytki cer.
- 1/2 - WC nie ogólnodostępne - Pu= 1,35m<sup>2</sup> - pos. płytki cer.
- 1/3 - WC dla os. niepełnosprawnych - Pu= 3,10m<sup>2</sup> - pos. płytki cer.
- 1/4 - WC damskie ( ustępy) - Pu= 7,10m<sup>2</sup> - pos. płytki cer.
- 1/5 - Przedsiónek do WC damskiego - Pu= 4,70m<sup>2</sup> - pos. płytki cer.

<b>Investor:</b> Powiat Wałbrzyski Al. Wyzwolenia 20-24 58-300 Wałbrzych		<b>Pracownia:</b> <b>P</b> ION 58-100 Świnica, ul. Wałbrzyska 23/27 tel. 603-123-624	
<b>Temat:</b> Przebudowa toalet w budynku Zespołu Szkół im. M. Skłodowskiej-Curie przy ul. Kolejowej 2 w Szczawinie Zdroju.		<b>Skala:</b> 1:50	
<b>Tytuł rysunku:</b> Rzut parteru		<b>Data:</b> 10.05.14	<b>Rys. nr:</b> 2
<b>Projektant:</b> konstrukcja Sprawdzający:	inż. Zbigniew Szumski nr upr. UAN.VI-f/3/81/88 nr upr. ABGP.I-r/7342/302/99	<b>Podpis:</b>	
<b>Projektant:</b> architektura Sprawdzający:	inż. Waldemar Szumski nr upr. 263/71/Wm	<b>Podpis:</b>	
<b>Współpraca:</b>	inż. Piotr Wajsborg	<b>Podpis:</b>	