


Rzut piwnic

skala 1:50

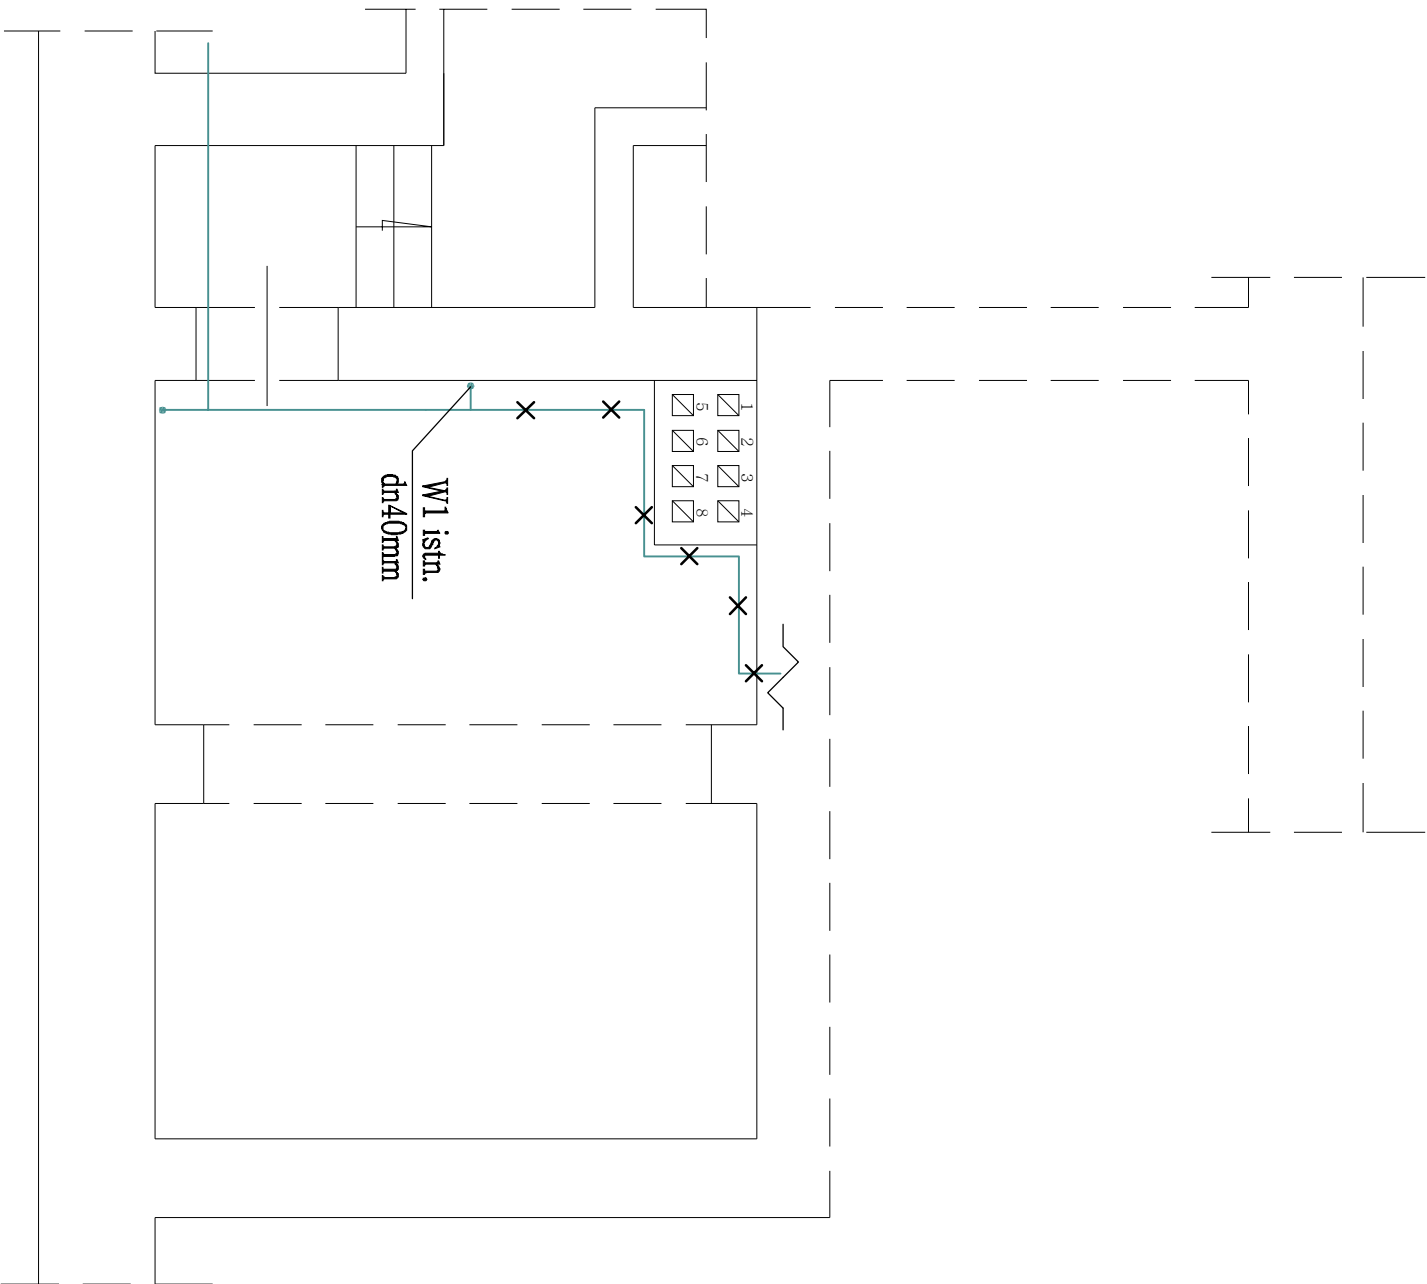

OZNACZENIA:

- Ø 20 PEX proj. przewód wody zimnej – PEX/Al/PEX
- istn. stalowy przewód wody zimnej
- X- -X- istn. stalowy przewód wody zimnej – do demontażu

<div><div><div>Investor:</div><div>Powiat Wałbrzyski Al. Wyzwolenia 20-24 58-300 Wałbrzych</div></div><div><div>Pracownia:</div><div><div>PION</div><div>58-100 Świdnica, ul. Wałbrzyska 25/27 tel. 603-123-624</div></div></div></div>		<div><div>Temat:</div><div>Przebudowa toalet w budynku Zespołu Szkół im. M. Skłodowskiej-Curie przy ul. Kolejowej 2 w Szczawnie Zdroju.</div></div>	
<div><div>Tytuł rysunku:</div><div>Rzut piwnic – wewnętrzna instalacja wodna</div></div>		<div><div>Skala:</div><div>1:50</div></div>	
<div><div>Data:</div><div>10.05.14</div></div>		<div><div>Rys. nr:</div><div>IS-1</div></div>	
<div><div>Projektant:</div><div>inż. Waldemar Szumski nr upr. 263/71/Wm</div></div>	<div><div>Podpis:</div><div></div></div>	<div><div>Projektant:</div><div>inż. Waldemar Szumski nr upr. 263/71/Wm</div></div>	<div><div>Podpis:</div><div></div></div>
<div><div>Sprawdzający:</div><div>mgr inż. Alicja Koszewan upr. bud. nr LBS/0062/POOS/11</div></div>	<div><div>Podpis:</div><div></div></div>	<div><div>Sprawdzający:</div><div>mgr inż. Alicja Koszewan upr. bud. nr LBS/0062/POOS/11</div></div>	<div><div>Podpis:</div><div></div></div>
<div><div>Współpraca:</div><div>inż. Piotr Wajsborg</div></div>	<div><div>Podpis:</div><div></div></div>	<div><div>Współpraca:</div><div>inż. Piotr Wajsborg</div></div>	<div><div>Podpis:</div><div></div></div>